

MAPA DO CELÓW PROJEKTOWYCH

woj. łaskie, pow. kłobucki
 Jednostka ewidencyjna: PANKI 240506_2
 Dobre ewidencyjne: PANKI 0011
 Miejscowość: PANKI
 Działka: 513/13, 109/8, 109/9

Mapa zasadnicza: 6.143.27.03.4.1 S6 18 2000

Urząd wysokościowy: Kronstadt '86

Skala 1: 500 GKK: 6640.739.2017


Mapa opracowana dnia: 23.05.2019r.

Wykonca: geodeta uprawniony 18566
 mgr inż. Mateusz Kateda, nr uprawnień: 18566


Nie wklucza się istnienia w terenie innych nie wykazanych na niniejszej mapie urządzeń podziemnych, które nie były zgłoszone do inwentaryzacji lub o których brak jest informacji w instytucjach branżowych.

Niniejsza mapa w zakresie przedmiotowych działań została wykonana i wydrukowana w trybie "As-Is".
 5. Rozporządzenia Ministra Spraw Wewnętrznych i Administracji z dnia 9 listopada 2011r. w sprawie standardów technicznych wykonania i odbioru pomiarów sytuacyjnych i wysokościowych oraz opracowania, przekazywania i wydrukowania pomiarów do państwowego zasobu geodezyjnego i kartograficznego.

- Linie rozgraniczające strefy MPZP
- ZN - Tereny zieleni chronionej doliny rzeki Pankówki
- OZ - Tereny wód powierzchniowych
- KA-AM Tereny dróg gminnych lokalnych

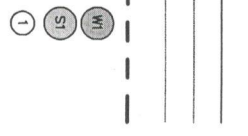

LEGENDA:
 ISTNIEJĄCY WODOCIĄG W100
 ISTNIEJĄCY KANAŁ SANITARNY KS1110
 ZAPROJEKTOWANY KANAŁ SANITARNY PROJ.K
 PROJEKTOWANE SIĘCIE WODOCIĄGOWA
 PROJEKTOWANY WĘZEL
 PROJEKTOWANA STUDNIA ZASYSN
 ZAŁAMANIA NA PROJ. SIECI WODOCIĄGOWEJ

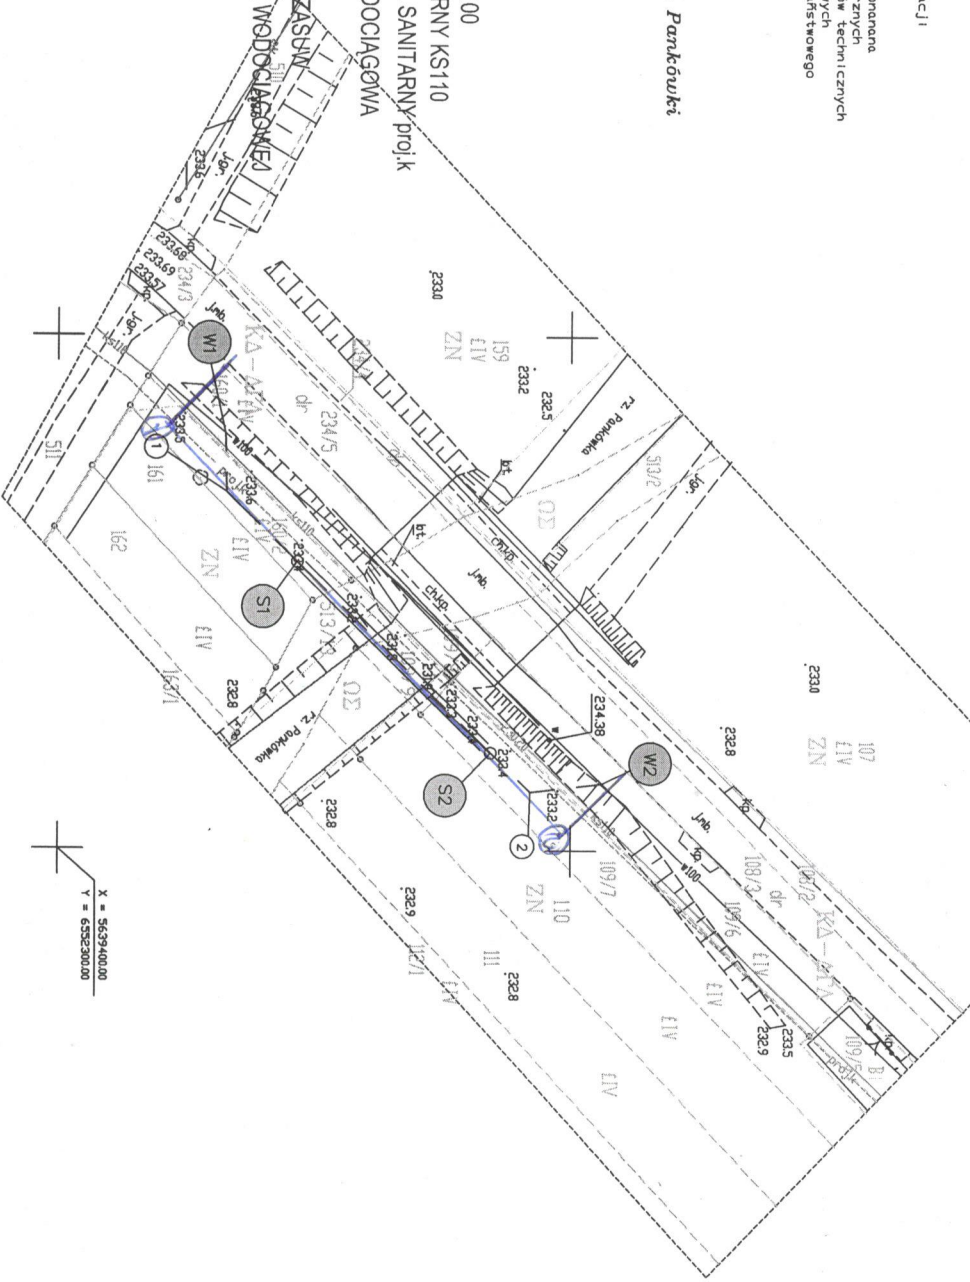

X = 5639400.00
 Y = 6552300.00

NAZWA RYSUNKU		PROJEKT ZAGOSPODAROWANIA TERENU		NR RYSUNKU	
OBRG:		Projekt budowlany budowy sieci wodociągowej z przebiegiem pod dnem rzeki Pankówki w miejscowości Panki ul. Wspólna, gmina Panki		SKALA	
OPERAT WODNODPRAWNY		DWA		1: 500	
NR ZIEZNA		DWA		BRANŻA Wodociągowa	
Projektant		mgr inż. Iwona Chodrys		"EKOPROJEKT"	
Sprawdzający		mgr inż. Elżbieta Koczmyczek		INŻYNIERIA SPODOWIENSKA	
Data		czerwiec 2019 r.			